


SCHEMAT INSTALACJI ELEKTRYCZNEJ

RZUT PARTERU SKALA 1:75

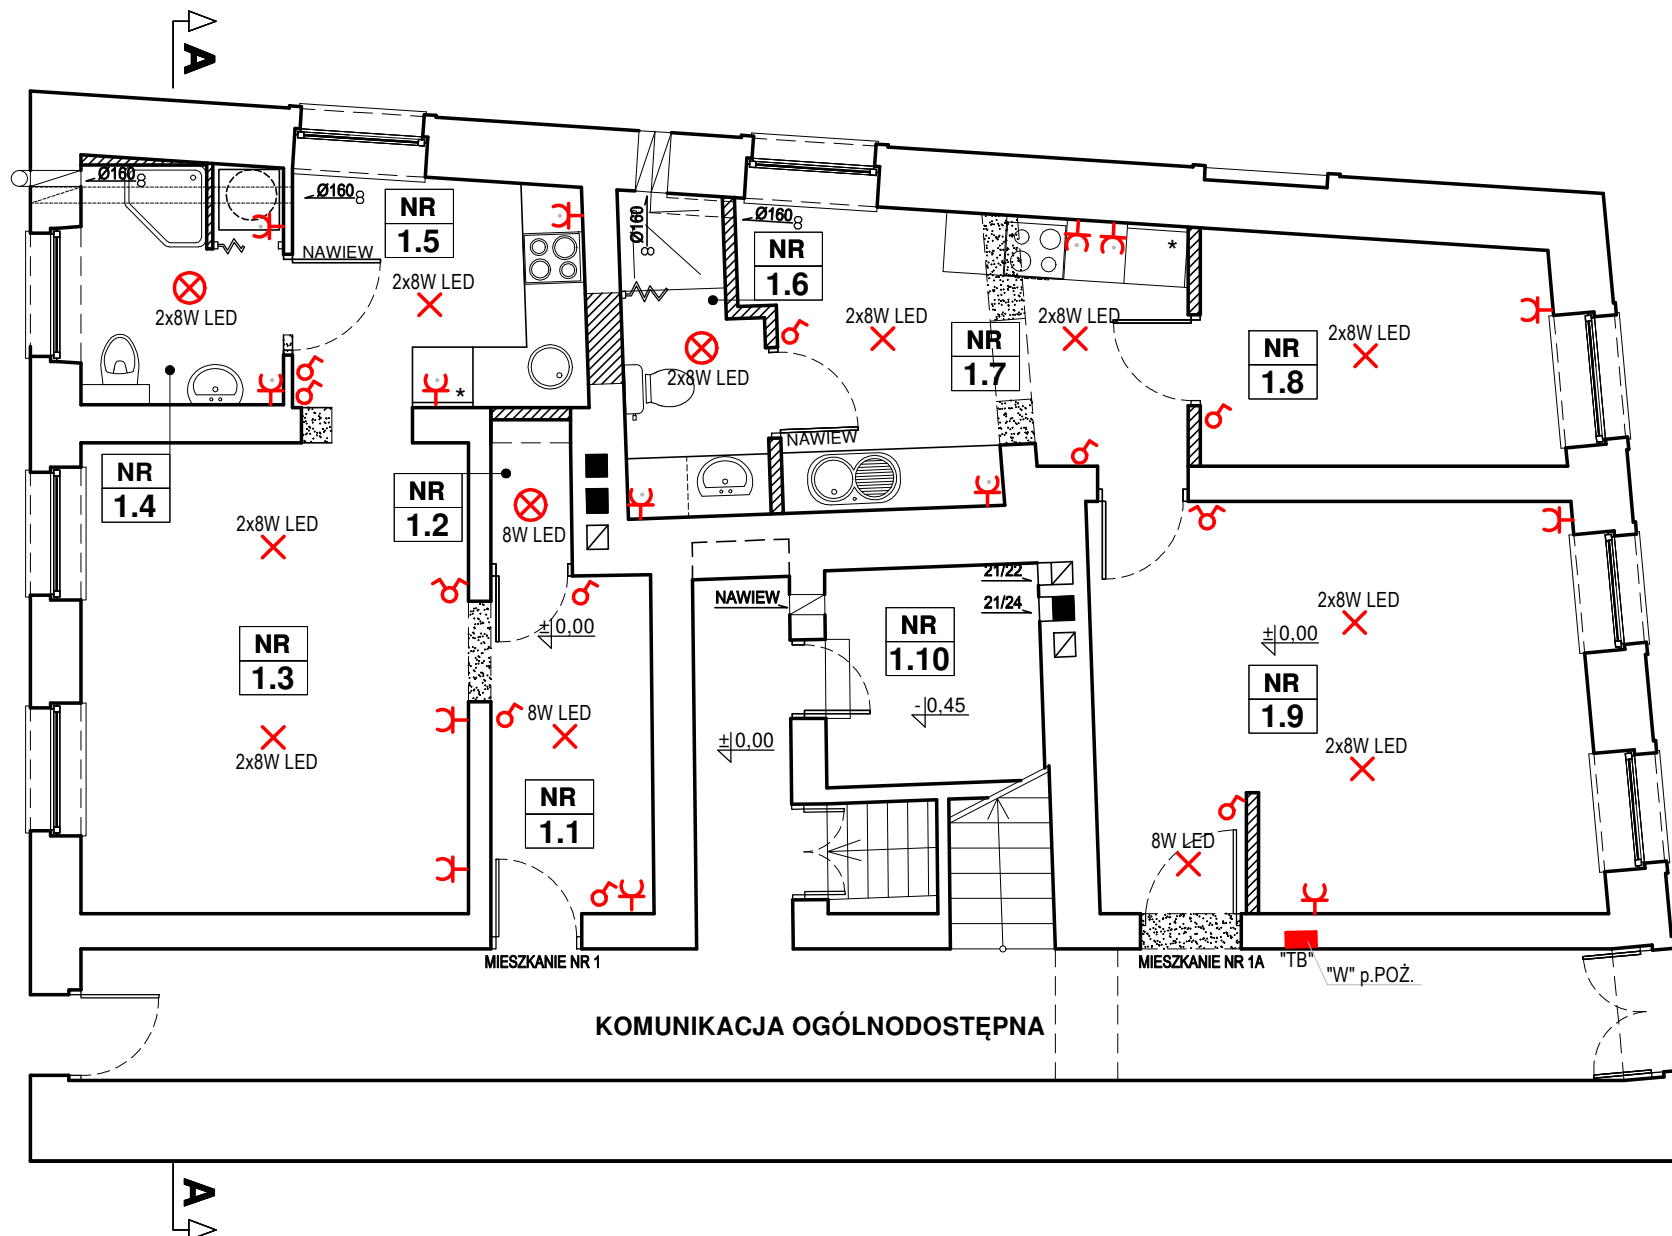

LEGENDA:

- ⊗ OPRAWA OŚWIETLENIA-ŻYRANDOL, PLAFONIERA
- ⊗ OPRAWA OŚWIETLENIOWA HERMETYCZNA
- ♂ WYŁĄCZNIK OŚW 250V 10A
- ♂ WYŁĄCZNIK OŚWIETLENIA 250V 2x10A
- ⌚ GNIAZDO WTYKOWE 250V, 2x16Az
- ⌚ GNIAZDO WTYKOWE 250V, 2x16Az HERMETYCZNE
- TB TABLICA BEZPIECZNIKOWA

ZESTAWIENIE POWIERZCHNI UŻYTKOWEJ			
Numer	Nazwa Pomieszczenia	Rodzaj Posadzki	Powierzchnia Użytkowa* (m2)
MIESZKANIE NR 1			
1.1	Przedpokój	Panele podłogowe	5,36
1.2	Schowek gospodarczy	Panele podłogowe	1,14
1.3	Pokój dzienny	Panele podłogowe	17,96
1.4	Łazienka	Płytki ceramiczne	4,72
1.5	Aneks kuchenny	Płytki ceramiczne	6,57
POWIERZCHNIA UŻYTKOWA			35,75
MIESZKANIE NR 1A			
1.6	Łazienka	Płytki ceramiczne	4,00
1.7	Kuchnia	Płytki ceramiczne	11,48
1.8	Pokój	Panele podłogowe	7,97
1.9	Pokój dzienny	Panele podłogowe	20,02
POWIERZCHNIA UŻYTKOWA			43,47
CZĘŚĆ WSPÓLNA			
1.10	Kotłownia	Posadzka ceglana	4,60

LEGENDA:

- ▬ ŚCIANY ISTNIEJĄCE
- ▨ ŚCIANY PROJEKTOWANE
- ▩ ŚCIANY DO ROZBIÓRKI

NAZWA OBIEKTU BUDOWLANEGO
PRZEBUDOWA LOKALU MIESZKALNEGO W BUDYNKU
MIESZKALNYM WIELORODZINNYM

INWESTOR
GMINA BIAŁA
ul. Rynek 10, 48-210 Biała

ADRES BUDOWY
48-210 BIAŁA, UL. PLAC ZAMKOWY 3,
DZIAŁKA NR 1120 K.M. 18, OBRĘB 0103 BIAŁA,
161001_4 JEDN.EWID. BIAŁA-MIASTO

MT PROJEKT Tomasz Rojek
ul. Kopernika 16, 48-210 Biała, NIP 7551675648, tel.510354014

ZESPÓŁ PROJEKTOWY

PROJEKTANT:

tech. Egon Kocur
nr upr. 175/80/Op

PODPIS

FAZA PROJEKTU:
PROJEKT BUDOWLANY

BRANŻA:
INSTALACJE ELEKTRYCZNE

TYTUŁ RYSUNKU:

RZUT PARTERU-INSTALACJE ELEKTRYCZNE

PODZIAŁKA:

1:75

DATA:

2020-07-01

NUMER RYSUNKU

PB IE 1 -
FAZA BRANŻA NR RYS. REW

NINIEJSZA DOKUMENTACJA, ANI ŻADNA JEJ CZĘŚĆ NIE MOŻE BYĆ POWIELANA ANI ROZPOWYSZECZANA ZA POMOCĄ URZĄDZEŃ ELEKTRONICZNYCH, MECHANICZNYCH, KOPIUJĄCYCH BEZ PRZEMIEJ ZGODY POSIADACZA PRAW AUTORSKICH: ZESPÓŁ PROJEKTOWY